

CÓDIGO	SINALIZAÇÃO DE ORIENTAÇÃO E SALVAMENTO		
	SÍMBOLO	SIGNIFICADO	FORMA E COR
S1		INDICAÇÃO DO SENTIDO DE UMA SAÍDA DE EMERGÊNCIA, ESPECIALMENTE PARA SER FIXADO EM COLUNAS	INDICAÇÃO DO SENTIDO DE UMA SAÍDA DE EMERGÊNCIA (ESQUERDA OU DIREITA) SÍMBOLO: RETANGULAR FUNDO: VERDE PICTOGRAMA: FOTOLU-MINESCENTE TAMANHO: (30x20)cm
S2		SAÍDA DE EMERGÊNCIA	INDICAÇÃO DO SENTIDO DE UMA SAÍDA DE EMERGÊNCIA SÍMBOLO: RETANGULAR FUNDO: VERDE PICTOGRAMA: FOTOLU-MINESCENTE TAMANHO: (30x20)cm
S3		INDICAÇÃO DE UMA SAÍDA DE EMERGÊNCIA A SER AFIKADA ACIMA DA PORTA PARA INDICAR O SEU ACESSO	INDICAÇÃO DO SENTIDO DE UMA SAÍDA DE EMERGÊNCIA (ESQUERDA OU DIREITA) SÍMBOLO: RETANGULAR FUNDO: VERDE PICTOGRAMA: FOTOLU-MINESCENTE TAMANHO: (30x20)cm
S8		ESCALADA DE EMERGÊNCIA	INDICAÇÃO DO SENTIDO DE FUGA NO INTERIOR DAS ESCADAS SÍMBOLO: RETANGULAR FUNDO: VERDE PICTOGRAMA: FOTOLU-MINESCENTE O DESENHO INDICATIVO DEVE SER POSICIONADO DE ACORDO COM O SENTIDO A SER SINALIZADO TAMANHO: (30x20)cm
S9		ESCALADA DE EMERGÊNCIA	INDICAÇÃO DO SENTIDO DE FUGA NO INTERIOR DAS ESCADAS SÍMBOLO: RETANGULAR FUNDO: VERDE PICTOGRAMA: FOTOLU-MINESCENTE O DESENHO INDICATIVO DEVE SER POSICIONADO DE ACORDO COM O SENTIDO A SER SINALIZADO TAMANHO: (30x20)cm

LEGENDA		QTD
	PLACAS COM INDICAÇÃO DE SAÍDA FOSFORESCENTE.	01
	PLACAS COM SETA DE INDICAÇÃO DE SAÍDA FOSFORESCENTE.	14
	PLACAS COM SETA DE INDICAÇÃO DE SAÍDA FOSFORESCENTE.	01
	PLACAS COM SETA DE INDICAÇÃO DE SAÍDA FOSFORESCENTE.	01
	BLOCO AUTÔNOMO DE LUZ DE EMERGÊNCIA, COM LÂMPADAS DE 2x8 WATTS, COM AUTONOMIA DE 6 HORAS, INSTALADO NA PAREDE.	00
	EXTINTOR DE PQS-6KG.	05
	EXTINTOR DE CO2-6KG.	01
	EXTINTOR DE ÁGUA PRESSURIZADA 10 LITROS.	05

1 PLANTA BAIXA TÉRREO
ESCALA 1:50




CARIMBO DO CREA: _____ CARIMBO DA PREFEITURA: _____

ASSOCIAÇÃO MATO-GROSSENSE DOS MUNICÍPIOS COORDENAÇÃO DE PROJETOS

SITE: www.amm.org.br
E-MAIL: centraldeprojetosamm@gmail.com

ADM. NEURILAN FRAGA

TIPO DE OBRA:	INSTITUCIONAL	MODALIDADE:	CONSTRUÇÃO
OBRA:	UNIDADE BÁSICA DE SAÚDE - PSF II		
PROPRIETÁRIO/ CNPJ:	PREFEITURA MUNICIPAL DE CLAUDIA CNPJ: 01.310.499/0001-04		
ENDEREÇO:	Avenida Marechal Cândido Rondon, Esquina com a avenida Gaspar Dutra Centro - Claudia - MT		
AUTOR DO PROJETO:	GEISE MEDEIROS SILVA Eng. Civil / Seg. do Trabalho CREA 120825501-9		
RESPONSÁVEL TÉCNICO P/ OBRA:	_____		
PROJETO DE SEGURANÇA CONTRA INCÊNDIO E PÂNICO - PSCIP			
ASSUNTO:			
Planta Baixa - Locação de extintores, sinalização e saídas de emergência.			

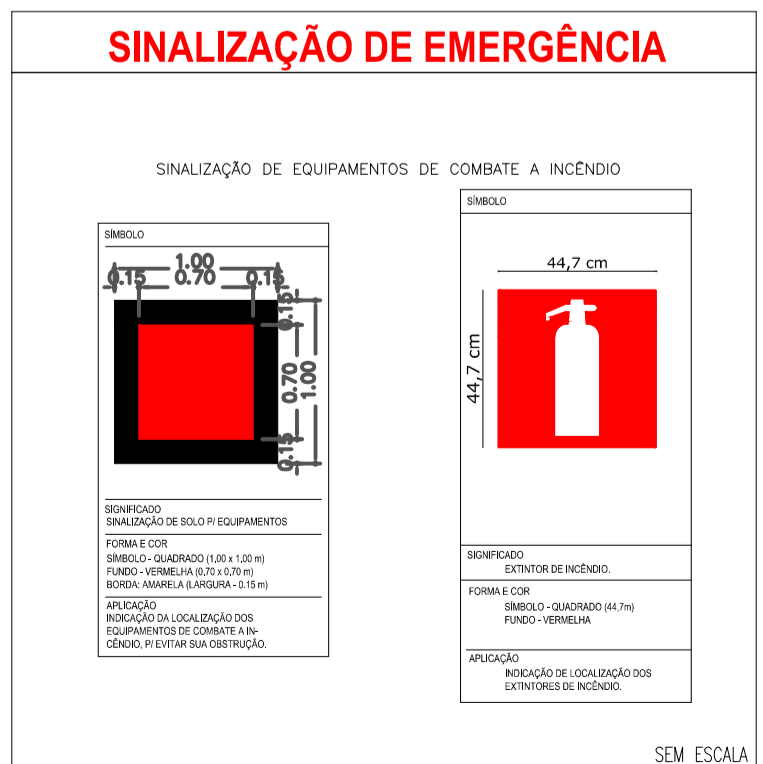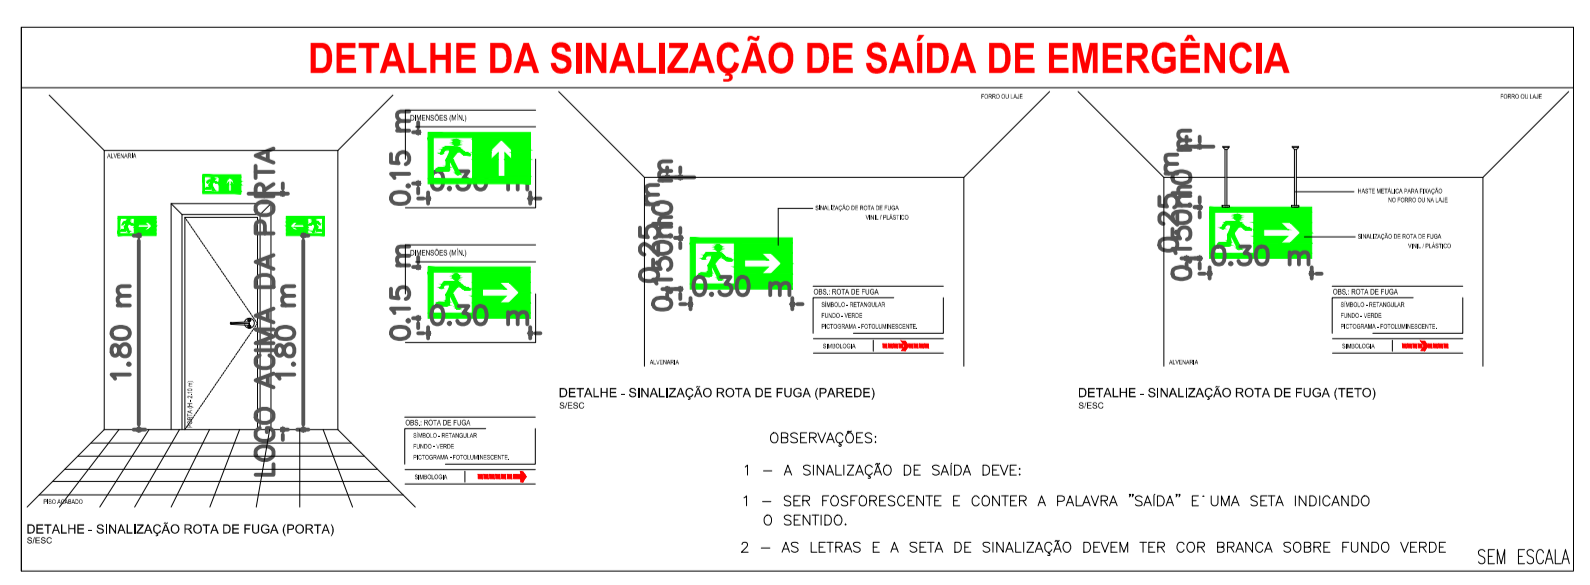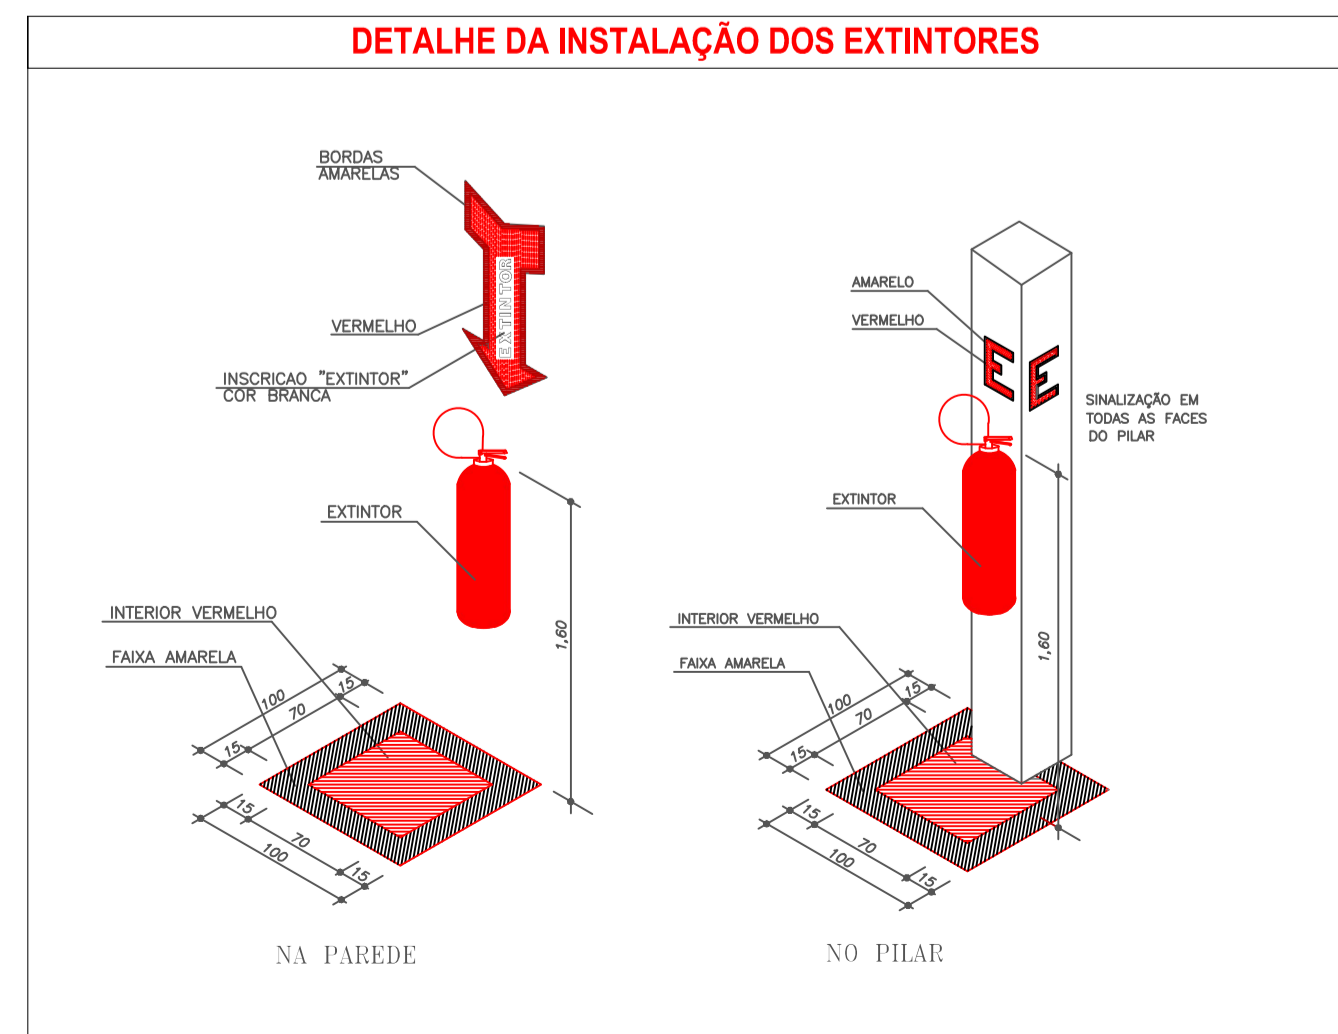

LOCAL DO ARQUIVO:	ÍNDICES URBANÍSTICOS	QUADRO DE ÁREAS	INC FOLHA Nº 01 / 01
DATA DE ENTREGA:	TAXA DE OCUPAÇÃO: %	ÁREA CONSTRUÍDA EXISTENTE: 258,48 m²	
REVISÃO:	COEFICIENTE DE APROVEITAMENTO: %	ÁREA A AMPLIAR: 22,04 m²	
ESCALA:		ÁREA CONSTRUÍDA TOTAL: 280,52 m²	
ART:	DESENHO:	ÁREA DE COBERTURA: 349,54 m²	